


PRZEKRÓJ B-B

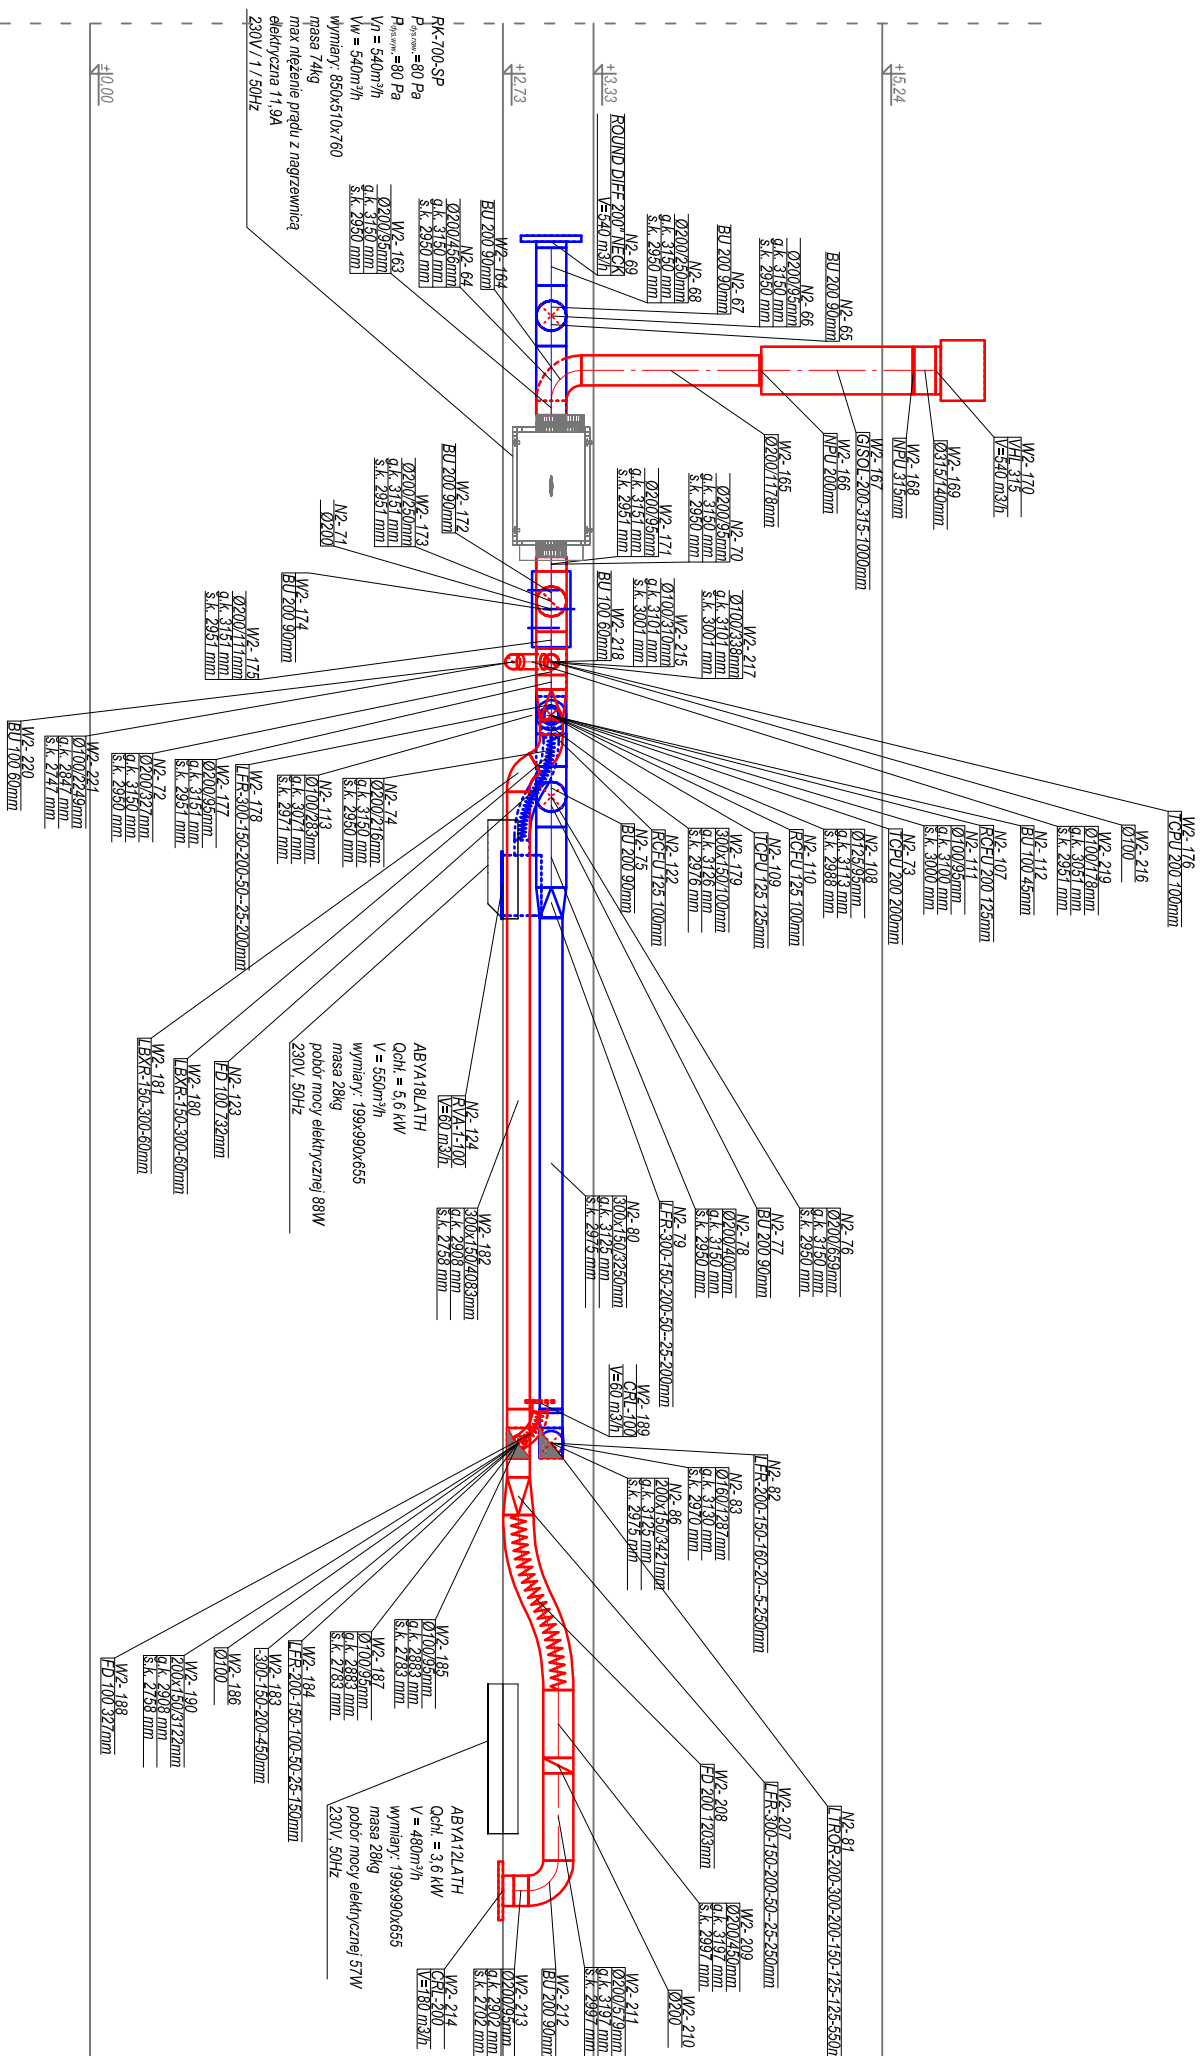

ANI PRACOWNIA PROJEKTOWA Mrowino, ul. Radziwoja 1, 62-090 Rokietnica		BRANŻA: INSTALACJE SANITARNE	
TEMAT OPRACOWANIA: ZMIANA SPOSOBU UŻYTKOWANIA WRAZ Z PRZEBUDOWĄ CZĘŚCI POMIESZCZENIA BIBLIOTEKI NA POTRZEBY PRACOWNI KRYSZTALOGRAFII I NMR		FAZA: PROJEKT BUDOWLANO-WYKONAWCZY	
LOKALIZACJA: ul. Noskowskiego 12/14, 61-704 Poznań		PROJEKTOWAŁ: inż. Wojciech Dardas nr upr.: 31/83/Pw OPRACOWAŁ: Łukasz Dardas	
INWESTOR: Instytut Chemii Bioorganicznej PAN ul. Noskowskiego 12/14, 61-704 Poznań		DATA: 03/2010	
TEMAT RYSUNKU: WENTYLACJA, KLIMATYZACJA - PRZEKRÓJ B-B		SKALA: 1:50	
		NR RYS.: IS-11	