


# RZUT PŁYNNIC CZĘŚĆ "C1"

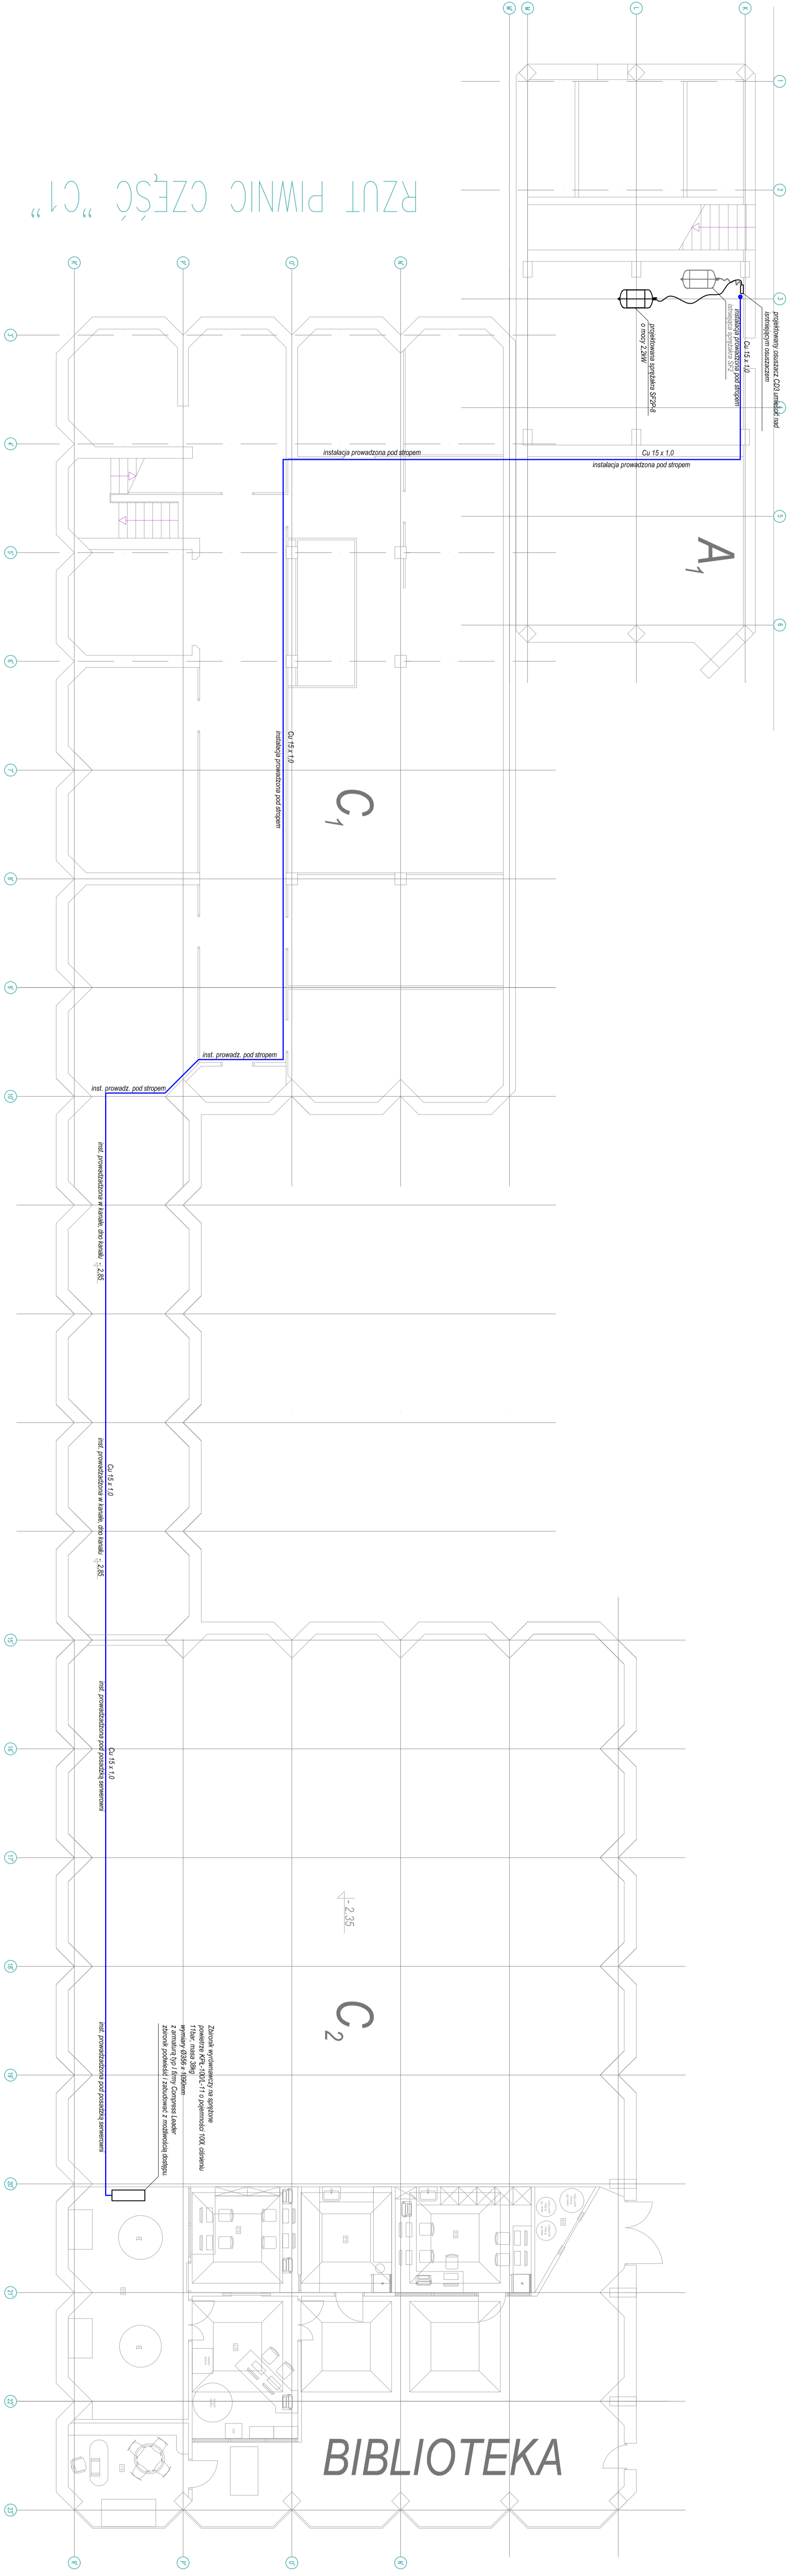

<b>ANI PRACOWNIA PROJEKTOWA</b> Mrowino, ul. Radziwoja 1, 62-090 Rokietnica		BRANŻA: <b>INSTALACJE SANITARNE</b>	
TEMAT OPRACOWANIA: ZMIANA SPOSOBU UŻYTKOWANIA WRAZ Z PRZEBUDOWĄ CZĘŚCI POMIESZCZENIA BIBLIOTEKI NA POTRZEBY PRACOWNI KRYSZTOLOGRAFII / NMR		PROJEKT: <b>PROJEKT BUDOWLANO-WYKONAWCZY</b>	
INWESTOR: Instytut Chemii Bioorganicznej PAN ul. Noskowskiego 12/14, 61-704 Poznań		PROJEKTOWAŁ: Inż. Wojciech Dardas nr upraw.: 31/83/Pw	
LOKALIZACJA: ul. Noskowskiego 12/14, 61-704 Poznań		OPRACOWAŁ: Lukasz Dardas	
TEMAT RZESUNIĘCIA: <b>INST. SPRĘŻONEGO POWIETRZA - RZUT PARTERU I PWINICY</b>	DATA: 03/2010	SKALA: 1:100	NR RYS.: JS-02