


PRZEKRÓJ D-D

AVY190L14H
zasilenie 3 fazy, 380-415V, 50Hz
pobór mocy elektrycznej:
chłodzenie 7.73 kW
grzanie 7.83 kW
wymiar: 1690x300x765mm
masa 220kg

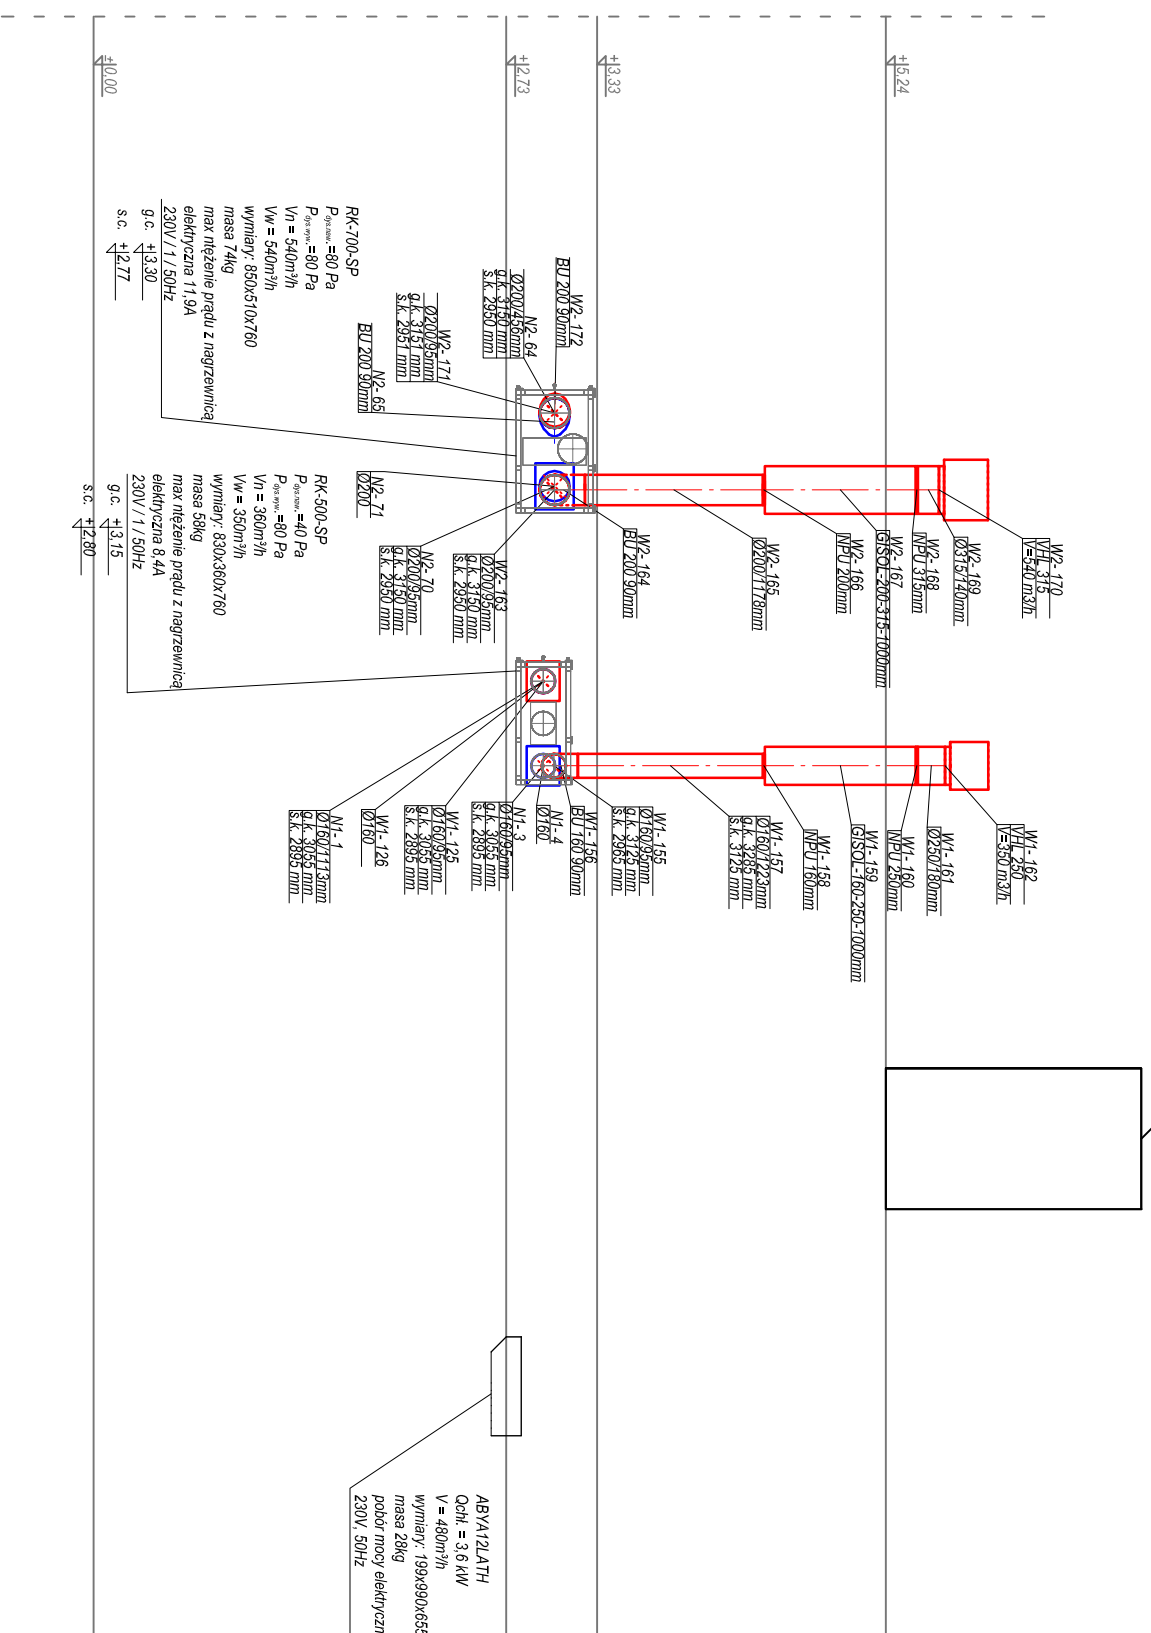

ANI PRACOWNIA PROJEKTOWA
Mrowino, ul. Radziwoja 1, 62-090 Rokietnica

TEMAT OPRACOWANIA:
**ZMIANA SPOSOBU UŻYTKOWANIA WRAZ Z PRZEBUDOWĄ CZĘŚCI
POMIESZCZENIA BIBLIOTEKI NA POTRZEBY PRACOWNI
KRYSZTALOGRAFII / NMR**

LOKALIZACJA:
ul. Noskowskiego 12/14, 61-704 Poznań

INWESTOR:
Instytut Chemii Bioorganicznej PAN
ul. Noskowskiego 12/14, 61-704 Poznań

TEMAT RYSUNKU:
WENTYLACJA, KLIMATYZACJA - PRZEKRÓJ D-D

BRANŻA:
INSTALACJE SANITARNE

FAZA:
PROJEKT BUDOWLANO-WYKONAWCZY

PROJEKTOWAŁ:
Inż. Wojciech Dardas
nr upr.: 31/83/Pw

OPRACOWAŁ:
Łukasz Dardas

DATA:
03/2010

SKALA:
1:50

NR RYS.:
IS-13